


RZUT PIĘTRA

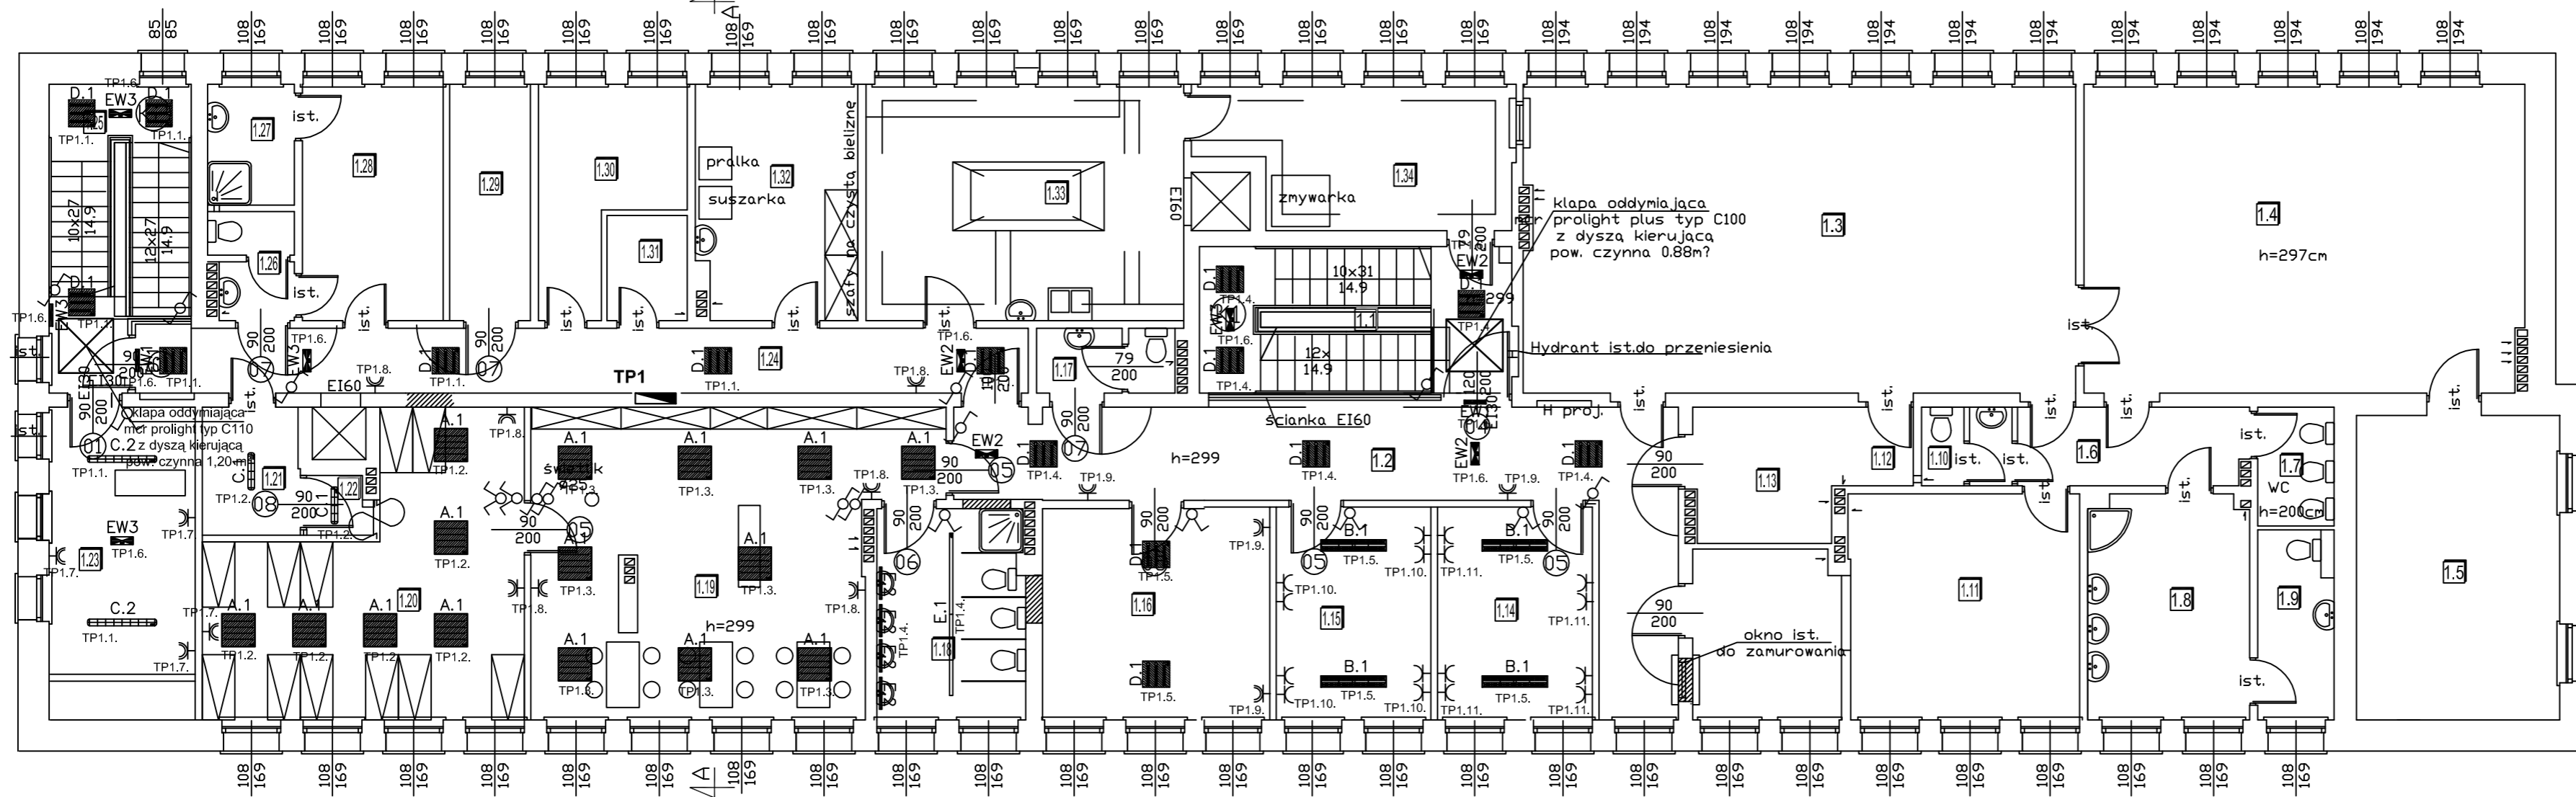

LEGENDA OPRAW OŚWIETLENIOWYCH		
INDEKS	SYMBOL	TYP OPRAWY
A.1		P 418 EVG IP40
B.1		MF500 254 EVG
C.1		BS103 218 EVG IP65
C.2		BS103 236 EVG IP65
C.3		BS103 258 EVG IP65
D.1		GEMMA 336 EVG IP40
E.1		SAGITA 2X1X80W EVG IP44
E.2		SAGITA K 124 EVG IP44
EW1		LOGICA ATCT 8SE1P + PIKTOGRAM
EW2		LOGICA ATCT 24SE1P + PIKT. SIGN
EW3		LOGICA ATCT 24SE1P
EW4		LOGICA ATCT 11SA1P

Autorska Pracownia Projektowa
ARCH - STUDIO
 UL.KOŁŁĄTAJA 11/63 45-064 OPOLE
 TEL/FAX +48 77 456 59 11
 e-mail: arch-studio@list.pl

BRANŻA **Elektryczna**

FAZA PROJEKTU **PROJEKT BUDOWLANY**

TEMAT RYSUNKU
Instalacja oświetlenia i gniazd I Piętra

DATA **lipiec 2012** SKALA **1:100** NUMER **E-1**

OBIEKT **Budynek Żłobka w Ozimku**

ADRES **Ozimek, ul. Ostapa Dłuskiego 15**

INWESTOR **Gmina Ozimek
 ul.Ks J.Dzierżona 4, 46-040 Ozimek**

PROJEKTANT mgr inż. Janusz Kurdej	UPRAWNIENIA OPL/0309/POOE/07	PODPIS
SPRAWDZAJĄCY mgr inż. Leszek Tamogrodzki	UPRAWNIENIA OPL/0310/POOE/07	PODPIS
OPRACOWAŁ mgr inż. Karol Drzazga	UPRAWNIENIA 51/82/Op	PODPIS

Nr	Nazwa pomieszczenia	Pow.
1.1	Klatka schodowa	15,34
1.2	Korytarz	29,27
1.3	Bawialnia	57,23
1.4	Bawialnia	45,8
1.5	Sypialnia	20,85
1.6	Korytarz	6,04
1.7	WC	3,05
1.8	Umywalnia	12,13
1.9	Magazynek	4,67
1.10	WC	2,32
1.11	Sypialnia	26,17
1.12	Magazynek	8,24

1.14	Pokój dyrektora	11,11
1.15	Pokój intendenta	11,08
1.16	Szatnia	16,18
1.17	WC	2,98
1.18	Łazienka	10,48
1.19	Bawialnia	37,63
1.20	Sypialnia	25,87
1.21	Magazyn	4,18
1.22	Schówek	1,23
1.23	Wentylatornia	15,38
1.24	Korytarz	19,49
1.25	Klatka schodowa	13,16
1.26	WC	2,86
1.27	Łazienka	3,53

1.28	Szatnia personelu	11,2
1.29	Magazyn	6,42
1.30	Magazyn	8,65
1.31	Magazyn	2,84
1.32	Pralnia i suszarnia	12,64
1.33	Kuchnia	25,3
1.34	Kuchnia mleczna	14,07

LEGENDA:

- Rozdzielnice
- TP1.1. Nr obwodu
- Wyłącznik pojedynczy, podwójny, schodowy
- Gniazdo hermetyczne 16A/Z IP44
- Gniazdo z uziemieniem 16A/Z